

Annexe 1 : Plan de masse

Echelle : 1/500 ème


Ouvrage
Réalisation de travaux de VRD au CSP Péronne

Maître d'ouvrage
Service Départementale d'Incendie et de Secours de la Somme

Affaire suivi par
Valérie Vaquez

OP

Entrée du site →

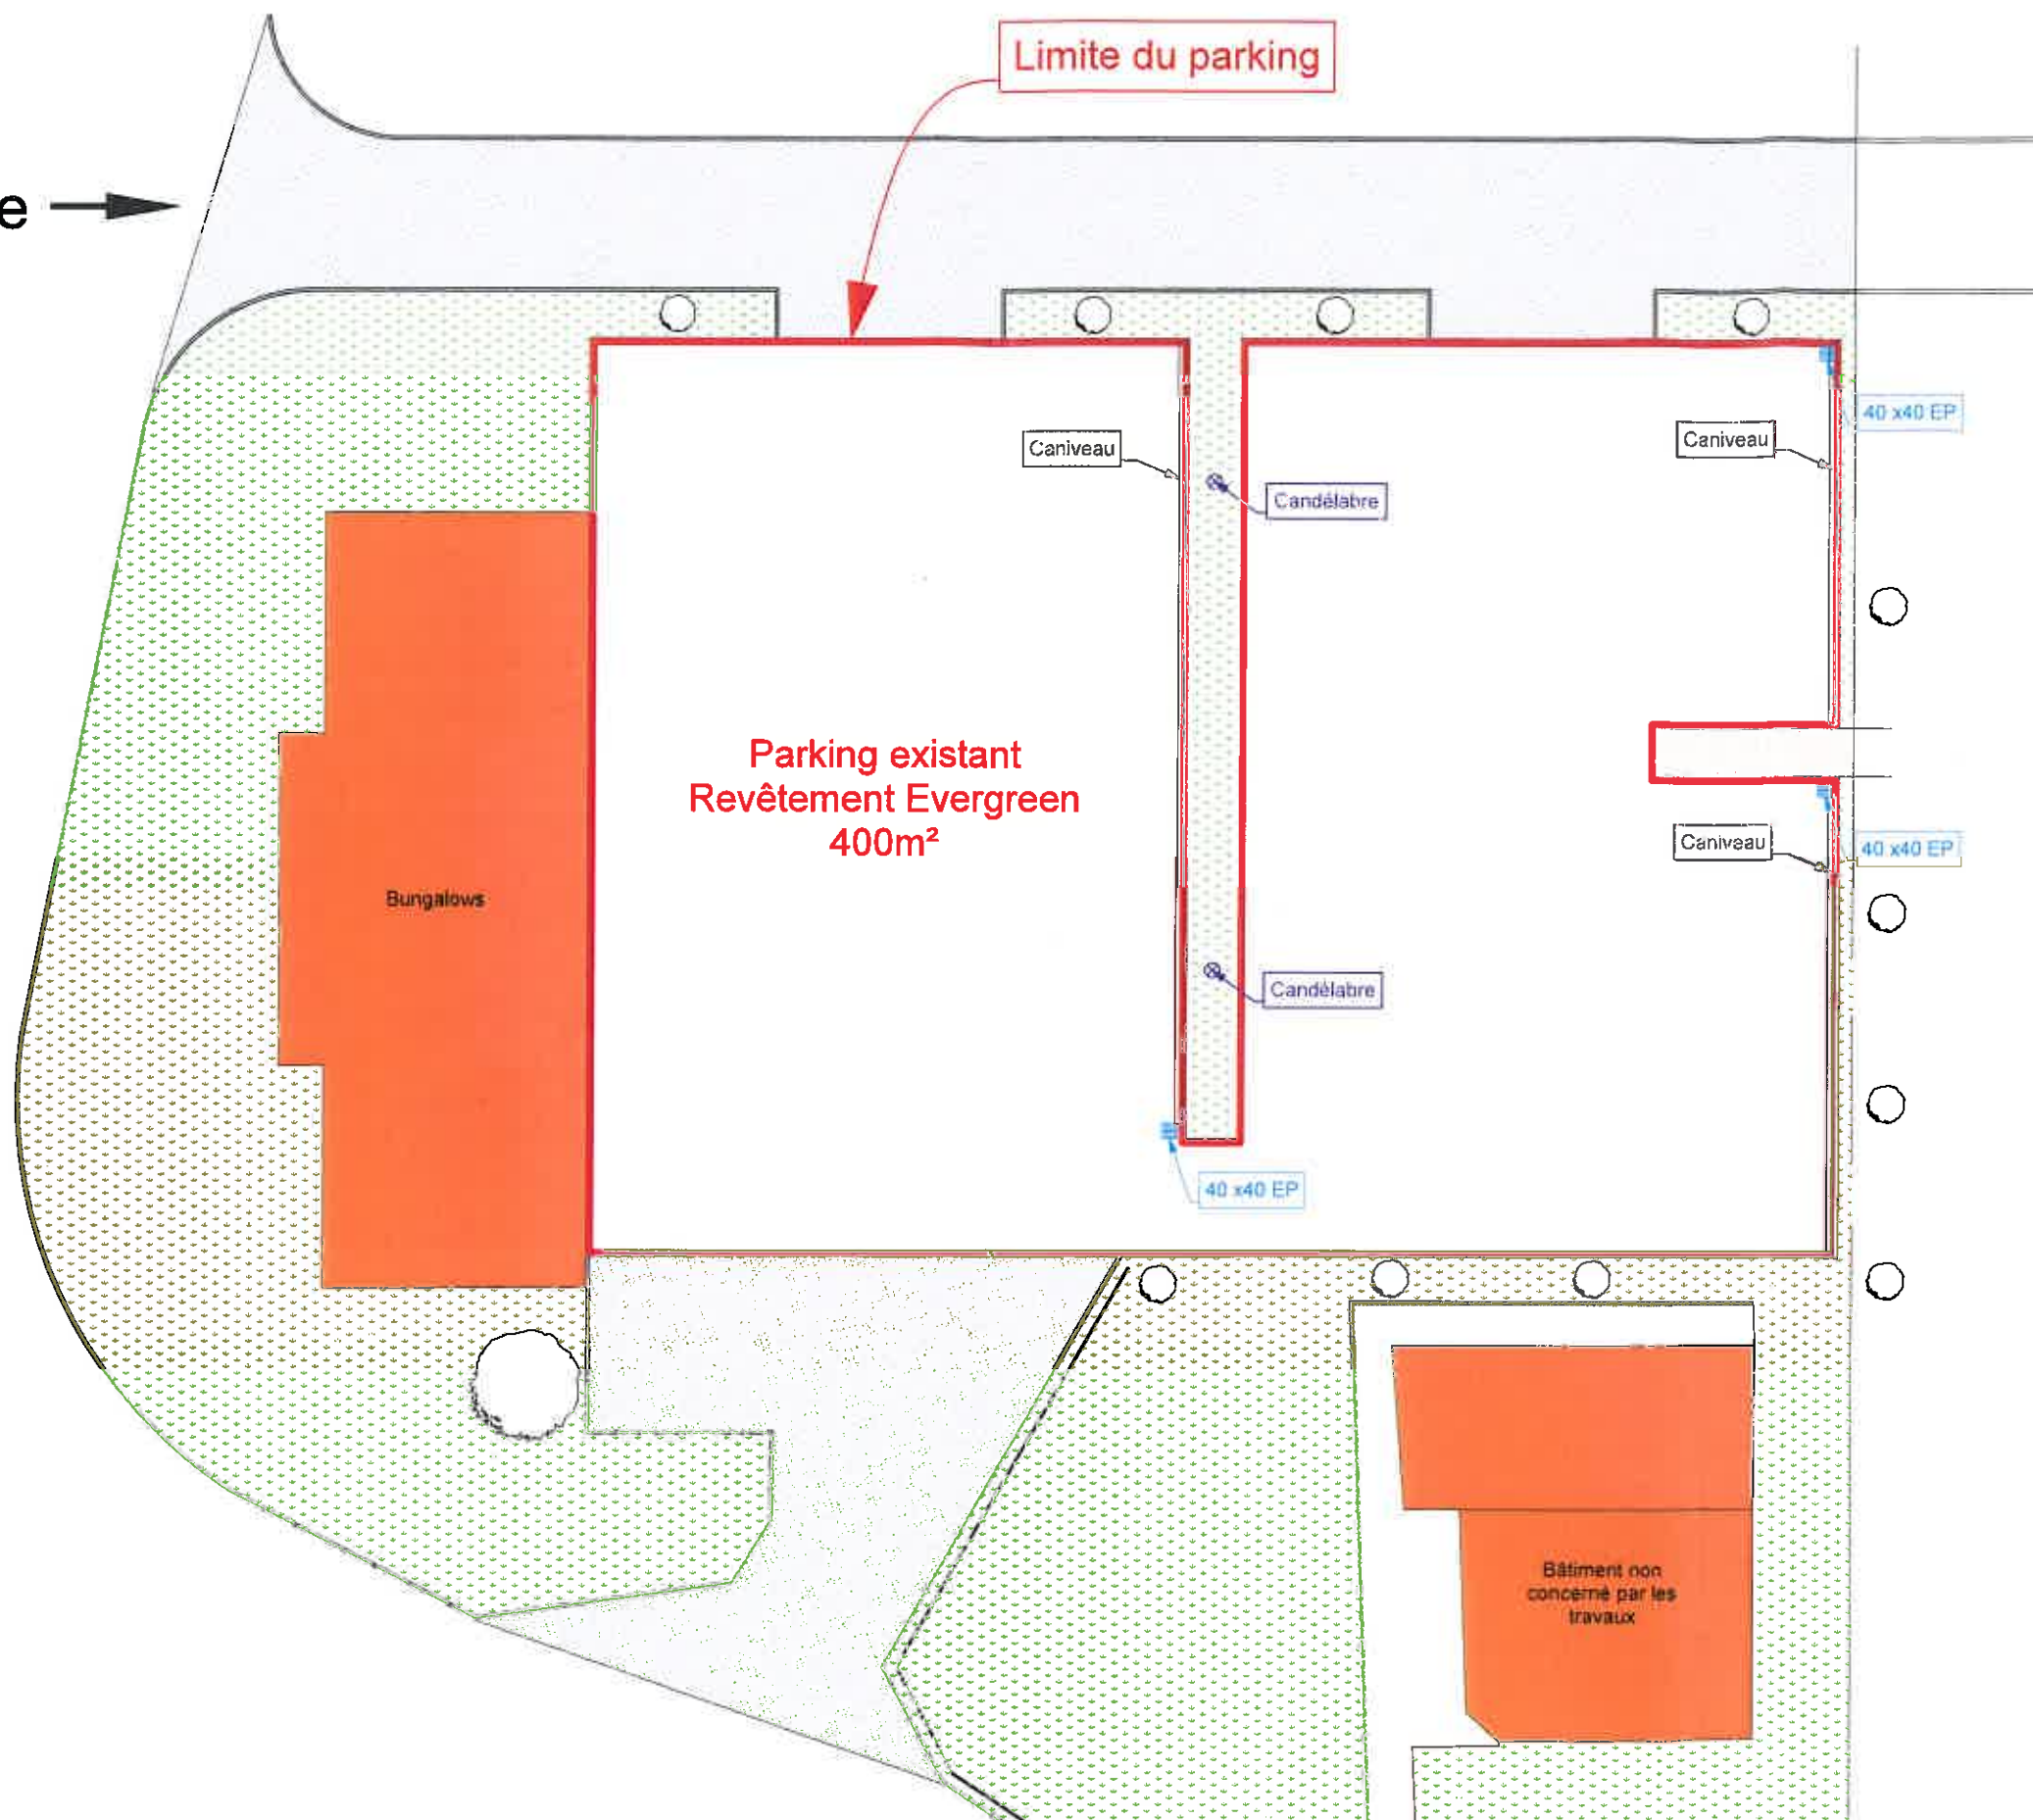

Légende

- Bâtiment
- Cheminement béton
- Espace vert
- Enrobé
- Candélabres
- Caniveau
- Grille EP
- Caniveaux

Annexe 2 - Plan de l'existant

Echelle : 1/200 ème

Ouvrage
Réalisation de travaux de VRD au CSP Péronne

Maître d'ouvrage
Service Départementale d'Incendie et de Secours de la Somme

Affaire suivi par
Valérie Vaquez

DP





Légende	
	Bâtiment
	Cheminement béton
	Espace vert
	Enrobé
	Candélabres
	Caniveau
	Grille EP
	Caniveaux

Annexe 3 - Plan du projet

Echelle : 1/200 ème


Ouvrage
Réalisation de travaux de VRD au CSP Péronne

Maître d'ouvrage
Service Départementale d'Incendie et de Secours de la Somme

Affaire suivi par
Valérie Vaquez

OP



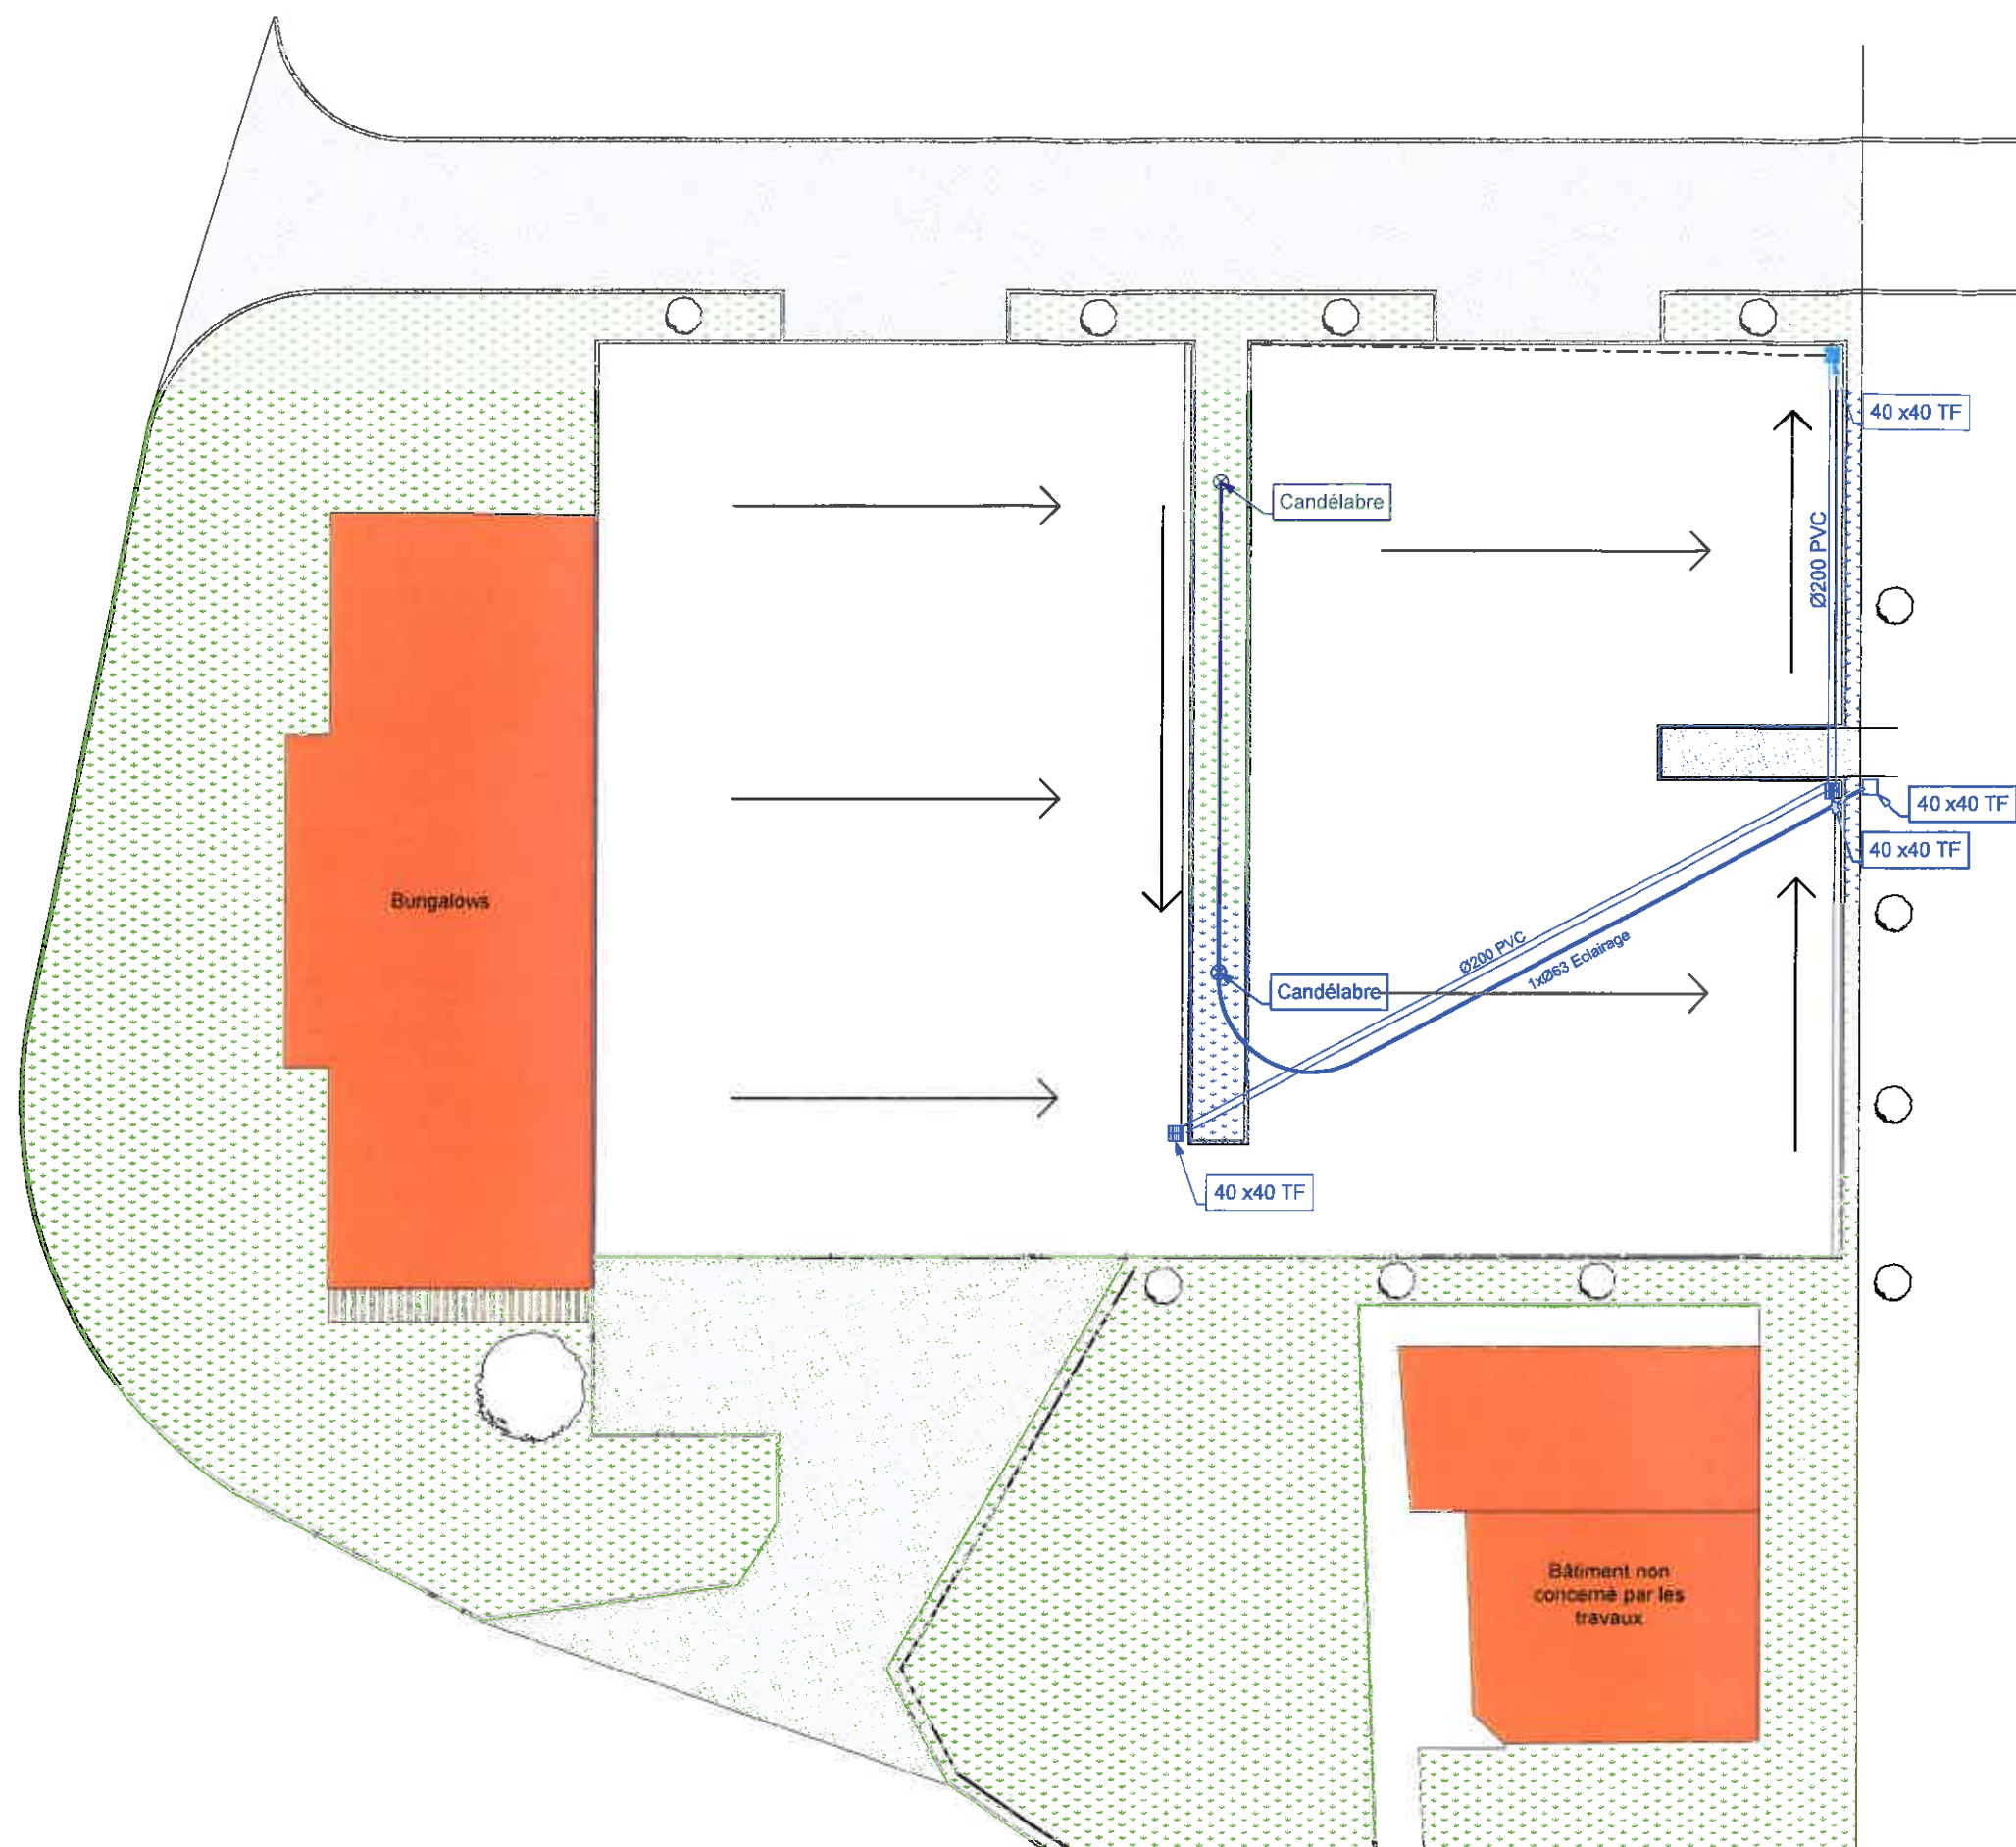

Légende	
	Bâtiment
	Cheminement béton
	Espace vert
	Enrobé
	Candélabres
	Eclairage
	Grille EP
	EP
	Pente
	Caniveaux

Annexe 4 - Plan des réseaux existants

Echelle : 1/200 ème

Ouvrage
Réalisation de travaux de VRD au CSP Péronne

Maître d'ouvrage
Service Départementale d'Incendie et de Secours de la Somme

Affaire suivi par
Valérie Vaquez

OP

